


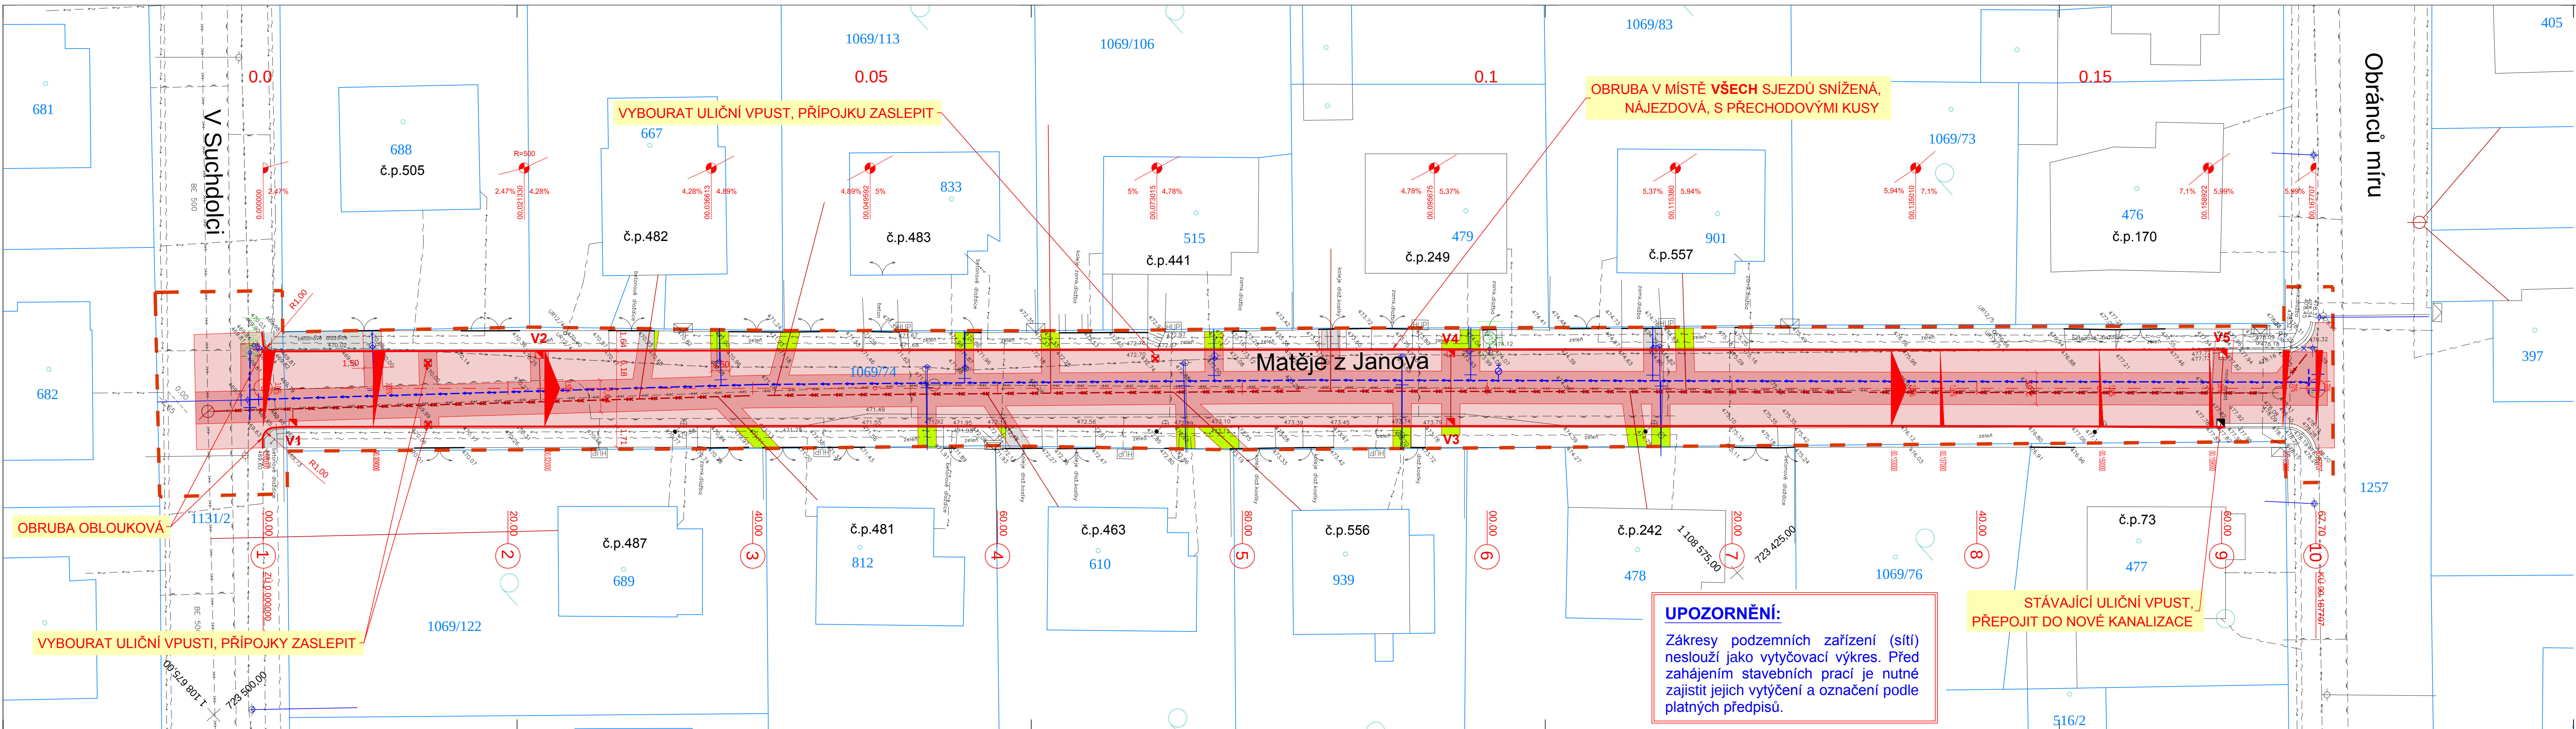

LEGENDA:

PLOCHY:

- | | | | |
|--|-------------------------|--|--|
| | NOVÝ OBRUS | | ZATRAVNĚNÍ (VE SJEZDECH DLE DOHODY S VLASTNÍKEM SOUSEDNÍ NEMOVITOSTI ŠD) |
| | PLNÁ KONSTRUKCE VOZOVKY | | DLAŽBA (KAMENNÁ, BETONOVÁ) |

INŽENÝRSKÉ SÍTĚ STÁVAJÍCÍ:

- | | | | |
|--|---------------------|--|---------------------------------|
| | KANALIZACE (rušená) | | VODOVOD (související stavba) |
| | VEDENÍ NN PODZEMNÍ | | KANALIZACE (související stavba) |
| | SDĚLOVACÍ KABEL | | VPUST |
| | STL PLYNOVOD | | |
| | VODOVOD (rušená) | | |

ZNAČKY KATASTRU:


- | | |
|--|------------------------|
| | HRANICE POZEMKU DLE KN |
| | ČÍSLO PARCELY DLE KN |

OSTATNÍ:

- | | |
|--|----------------|
| | HRANICE STAVBY |
|--|----------------|

PŘELOŽKY:

- | | |
|--|---------------------------------|
| | VODOVOD (související stavba) |
| | KANALIZACE (související stavba) |
| | VPUST |

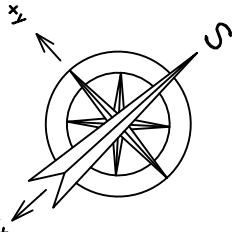

 
Souřadnicový systém: S-JTSK

Výškový systém: Bpv

ATELIÉR PROJEKTOVÁNÍ INŽENÝRSKÝCH STAVEB s.r.o.

AKCE: **Oprava místních komunikací v Mladé Vožici - ulice Matěje z Janova**

OHRADNÍ 24B
PRAHA 4

 Město Mladá Vožice	INVESTOR: HLAVNÍ INŽENÝR PROJEKTU: Ing. Viktor NEJEDLÝ 		tel: 241 481 215 e-mail: viktor.nejedly@apis-sro.eu www: www.apis-sro.eu
			
	VYPRACOVAL: Ing. Viktor NEJEDLÝ 	Kontroloval: Ing. Karel NEJEDLÝ 	
	ZAK. ČÍSLO: 3050/02		
KRAJ: JIHOČESKÝ	OKRES: TÁBOR		FORMÁTÚ A4: 6
NÁZEV PŘÍLOHY:	KOORDINAČNÍ SITUACE		DATUM: LISTOPAD 2015
	DSP+SP		MĚŘÍTKO: 1:200 PŘÍLOHA: B.2