



NOVÝ STAV – PŮDORYS STŘECHY

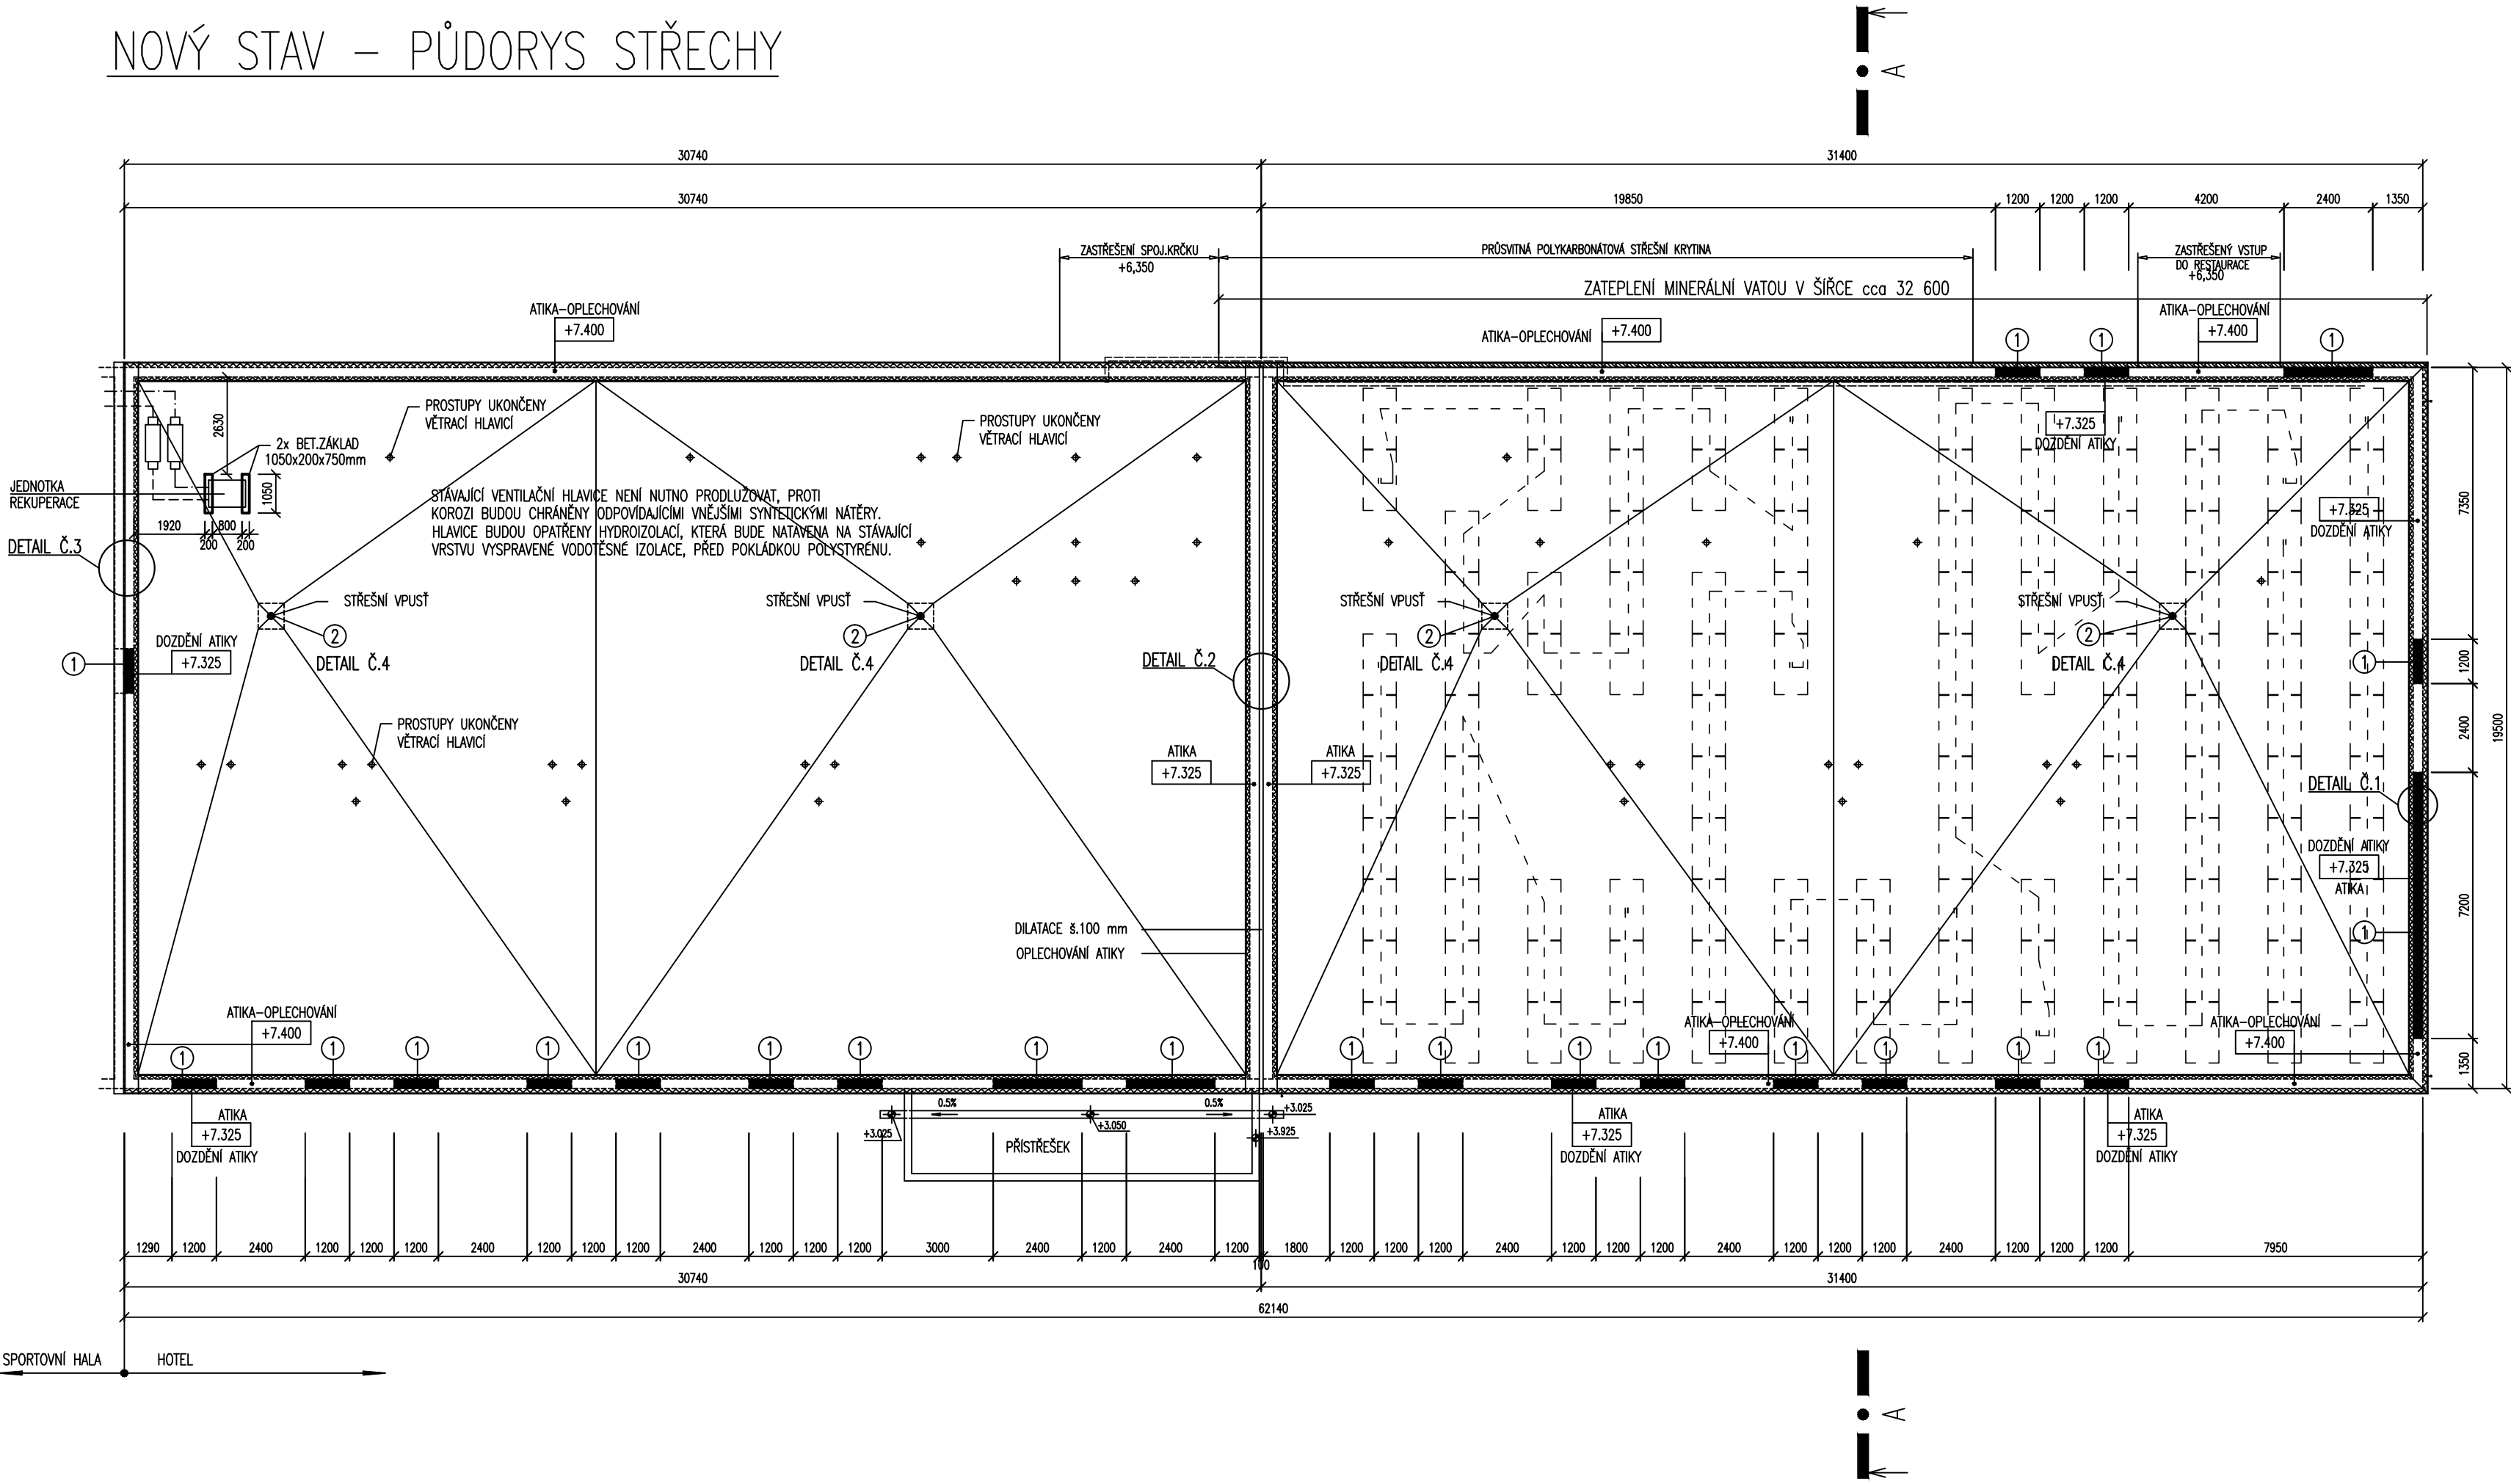

ROZSAH STAVEBNÍCH ÚPRAV

- ① VYZDĚNÍ SNIŽENÉ ATIKY
- ② ÚPRAVA STÁVAJÍCÍCH VPUSŤÍ POMOCÍ NÁSTAVCŮ–VIZ DETAIL STŘECHY Č.4
- ③ ZATEPLENÍ–VIZ DETAIL STŘECHY Č.1
- ④ NOVÉ OPLECHOVÁNÍ ATIKY–VIZ DETAIL STŘECHY Č.1
- ⑤ MONTÁŽ NOVÉHO HROMOSVODU – VIZ VÝKRES HROMOSVODNÍ INSTALACE

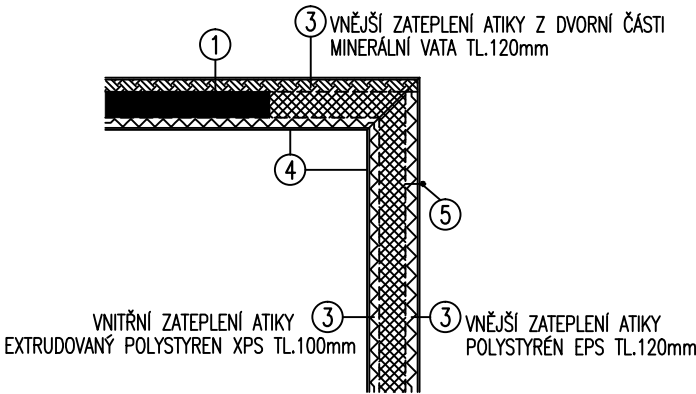

ROZMÍSTĚNÍ FOTOVOLTAICKÝCH PANELŮ

ZATEPLENÍ STŘECHY

- KONTAKTNÍ ZATEPLOVACÍ SYSTÉM (ETICS)
- PLOCHA STŘECHY – IZOLANT – EXTRUDOVANÝ POLYSTYREN XPS TL. 140 mm (lambda ~0,036 W/m2.K)
- ATIKA VNITŘNÍ STRANA – IZOLANT – EXTRUDOVANÝ POLYSTYREN XPS TL. 100mm (lambda ~0,036 W/m-1/K-1)
- ATIKA VNĚJŠÍ STRANA – IZOLANT – POLYSTYRÉN EPS 100 F TL. 120 mm (lambda ~0,036 W/m-1/K-1)
- ATIKA VNĚJŠÍ STRANA DVORNÍ ČÁST – IZOLANT – MINERÁLNÍ VATA TL. 120mm (lambda ~0,036 W/m-1/K-1)
- TEPELNÉ IZOLAČNÍ DESKY SE SNIŽENOU HOŘLAVOSTÍ

EN ENERGOPROJEKTA Přerov, spol. s r.o. Projektová a inženýrská organizace		Zakázkové číslo 03813-001	Stupeň DPS	Vyhotoření
Název zakázky ZATEPLENÍ HOTELU ZS PETŘÍVALSKÉHO 5 V PŘEROVĚ		Název investora TEPLO PŘEROV a.s.		
Název objektu – profesní část		Objekt–prov.soubor		
Název výkresu ARCHITEKTONICKO – STAVEBNÍ ŘEŠENÍ STŘECHA – NOVÝ STAV				
Odpovědný projektant ZLÁMALOVÁ JITKA	Hlavní inženýr projektu ING. DRAŠKA JIŘÍ	Formát A 3 / 3 x A4	Měřítko 1:150	Archivní číslo D.1.1-12
Vedoucí týmu – hlavní projektant	Vypracoval	Datum 06/2013		