


PŮDORYS ZÁKLADŮ
MĚŘÍTKO 1:50

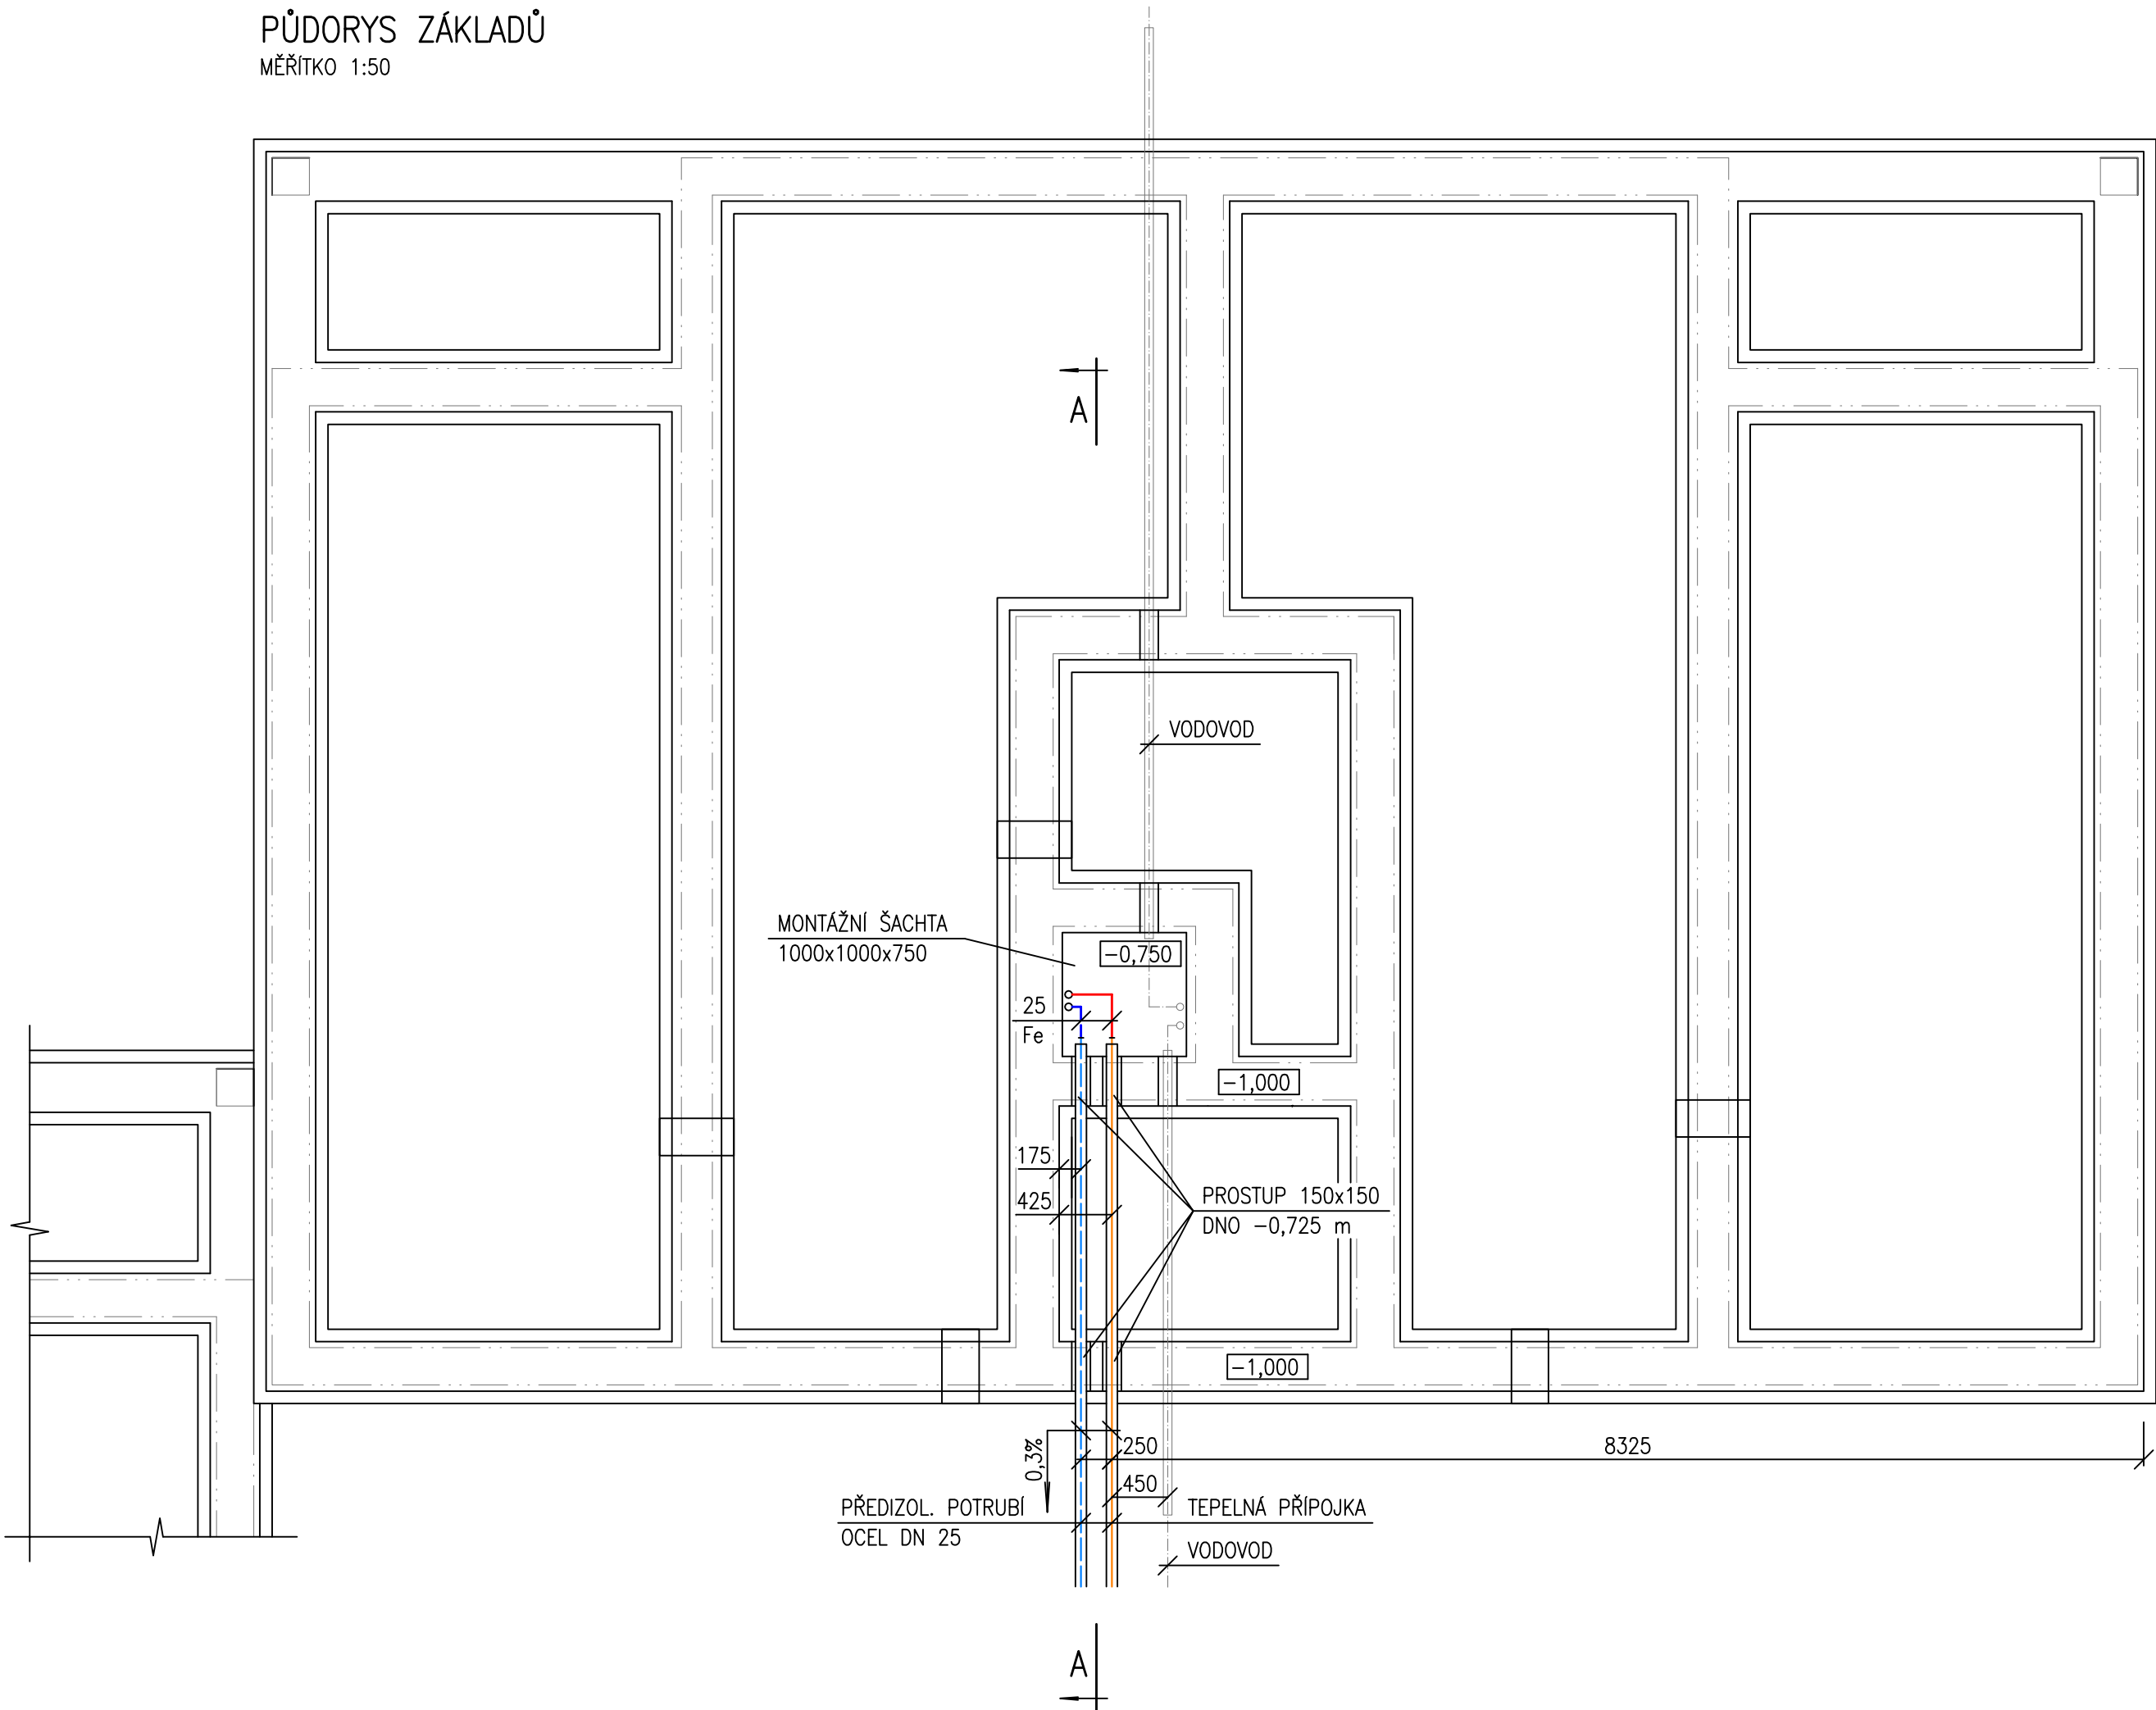

LEGENDA

- UP ÚPRAVNA PARAMETRŮ TEPELOVODNÍ, PŘÍMA, VÝKON 15 kW, PN 6
VSTUP 90/55 °C, VÝSTUP 75/55 °C
- R1,2,3,4 PODLAŽNÍ ROZDĚLOVAČ, 4 OKRUHY, ODVZDUŠNĚNÍ, VYPOUŠTĚNÍ,
INTEGROVANÉ REGULAČNÍ A UZAVÍRACÍ VENTILY kvs 1,33 m3/h,
PLECHOVÁ SKŘÍŇ 600x450x120 mm
- HM RADIÁTOROVÝ VENTIL ROHOVÝ REGULOVATELNÝ, kvs 0,9 m3/h
2x SVĚRNÉ ŠROUBENÍ
TERMOSTATICKÁ HLAVICE
- HV RADIÁTOROVÉ ŠROUBENÍ ROHOVÉ UZAVÍRATELNÉ, kvs 1,23 m3/h
2x SVĚRNÉ ŠROUBENÍ
- KK KULOVÝ KOHOUT
- KKS KULOVÝ KOHOUT SE ŠROUBENÍM
- VK VYPOUŠTĚCÍ KULOVÝ KOHOUT
- AO AUTOMATICKÝ ODVZDUŠŇOVACÍ VENTIL
- ETT ELEKTRICKÉ TOPNÉ TĚLESO, INTEGROVANÝ REGULÁTOR TEPLOTY
VÝKON 300 W, EL. KRYTÍ IP 44

- PŘÍVODNÍ POTRUBÍ NAVRŽENÉ
- - - ZPĚTNÉ POTRUBÍ NAVRŽENÉ

 PROJEKT s.r.o.		PARE	
HL. PROJ.	ING. ARCH. MARTIN NAVRKAL, PH.D.	PROJEKTANT	JOSEF NAVRKAL
KAT. ÚZEMÍ	VELKÝ KARLOV 634158	MÍSTO	VELKÝ KARLOV, PAR.Č. 256
STAVEBNÍK	OBEC VELKÝ KARLOV, Č.P: 68, 67128 VELKÝ KARLOV		
STUPEŇ	DOKUMENTACE PRO ZADÁNÍ STAVBY		
STAVBA	2x BJ 4 PB-VB VELKÝ KARLOV SO-01 ETAPA 1, BYT A-D VYTÁPĚNÍ	FORMÁT	3x A4
		ZAK. Č.	04/2015
		DATUM	07/2015
PŘÍLOHA	PŮDORYS ZÁKLADŮ	MĚŘ.	Č. PŘÍLOHY
		1:50	D.1.4.402